


RZUT PARTERU

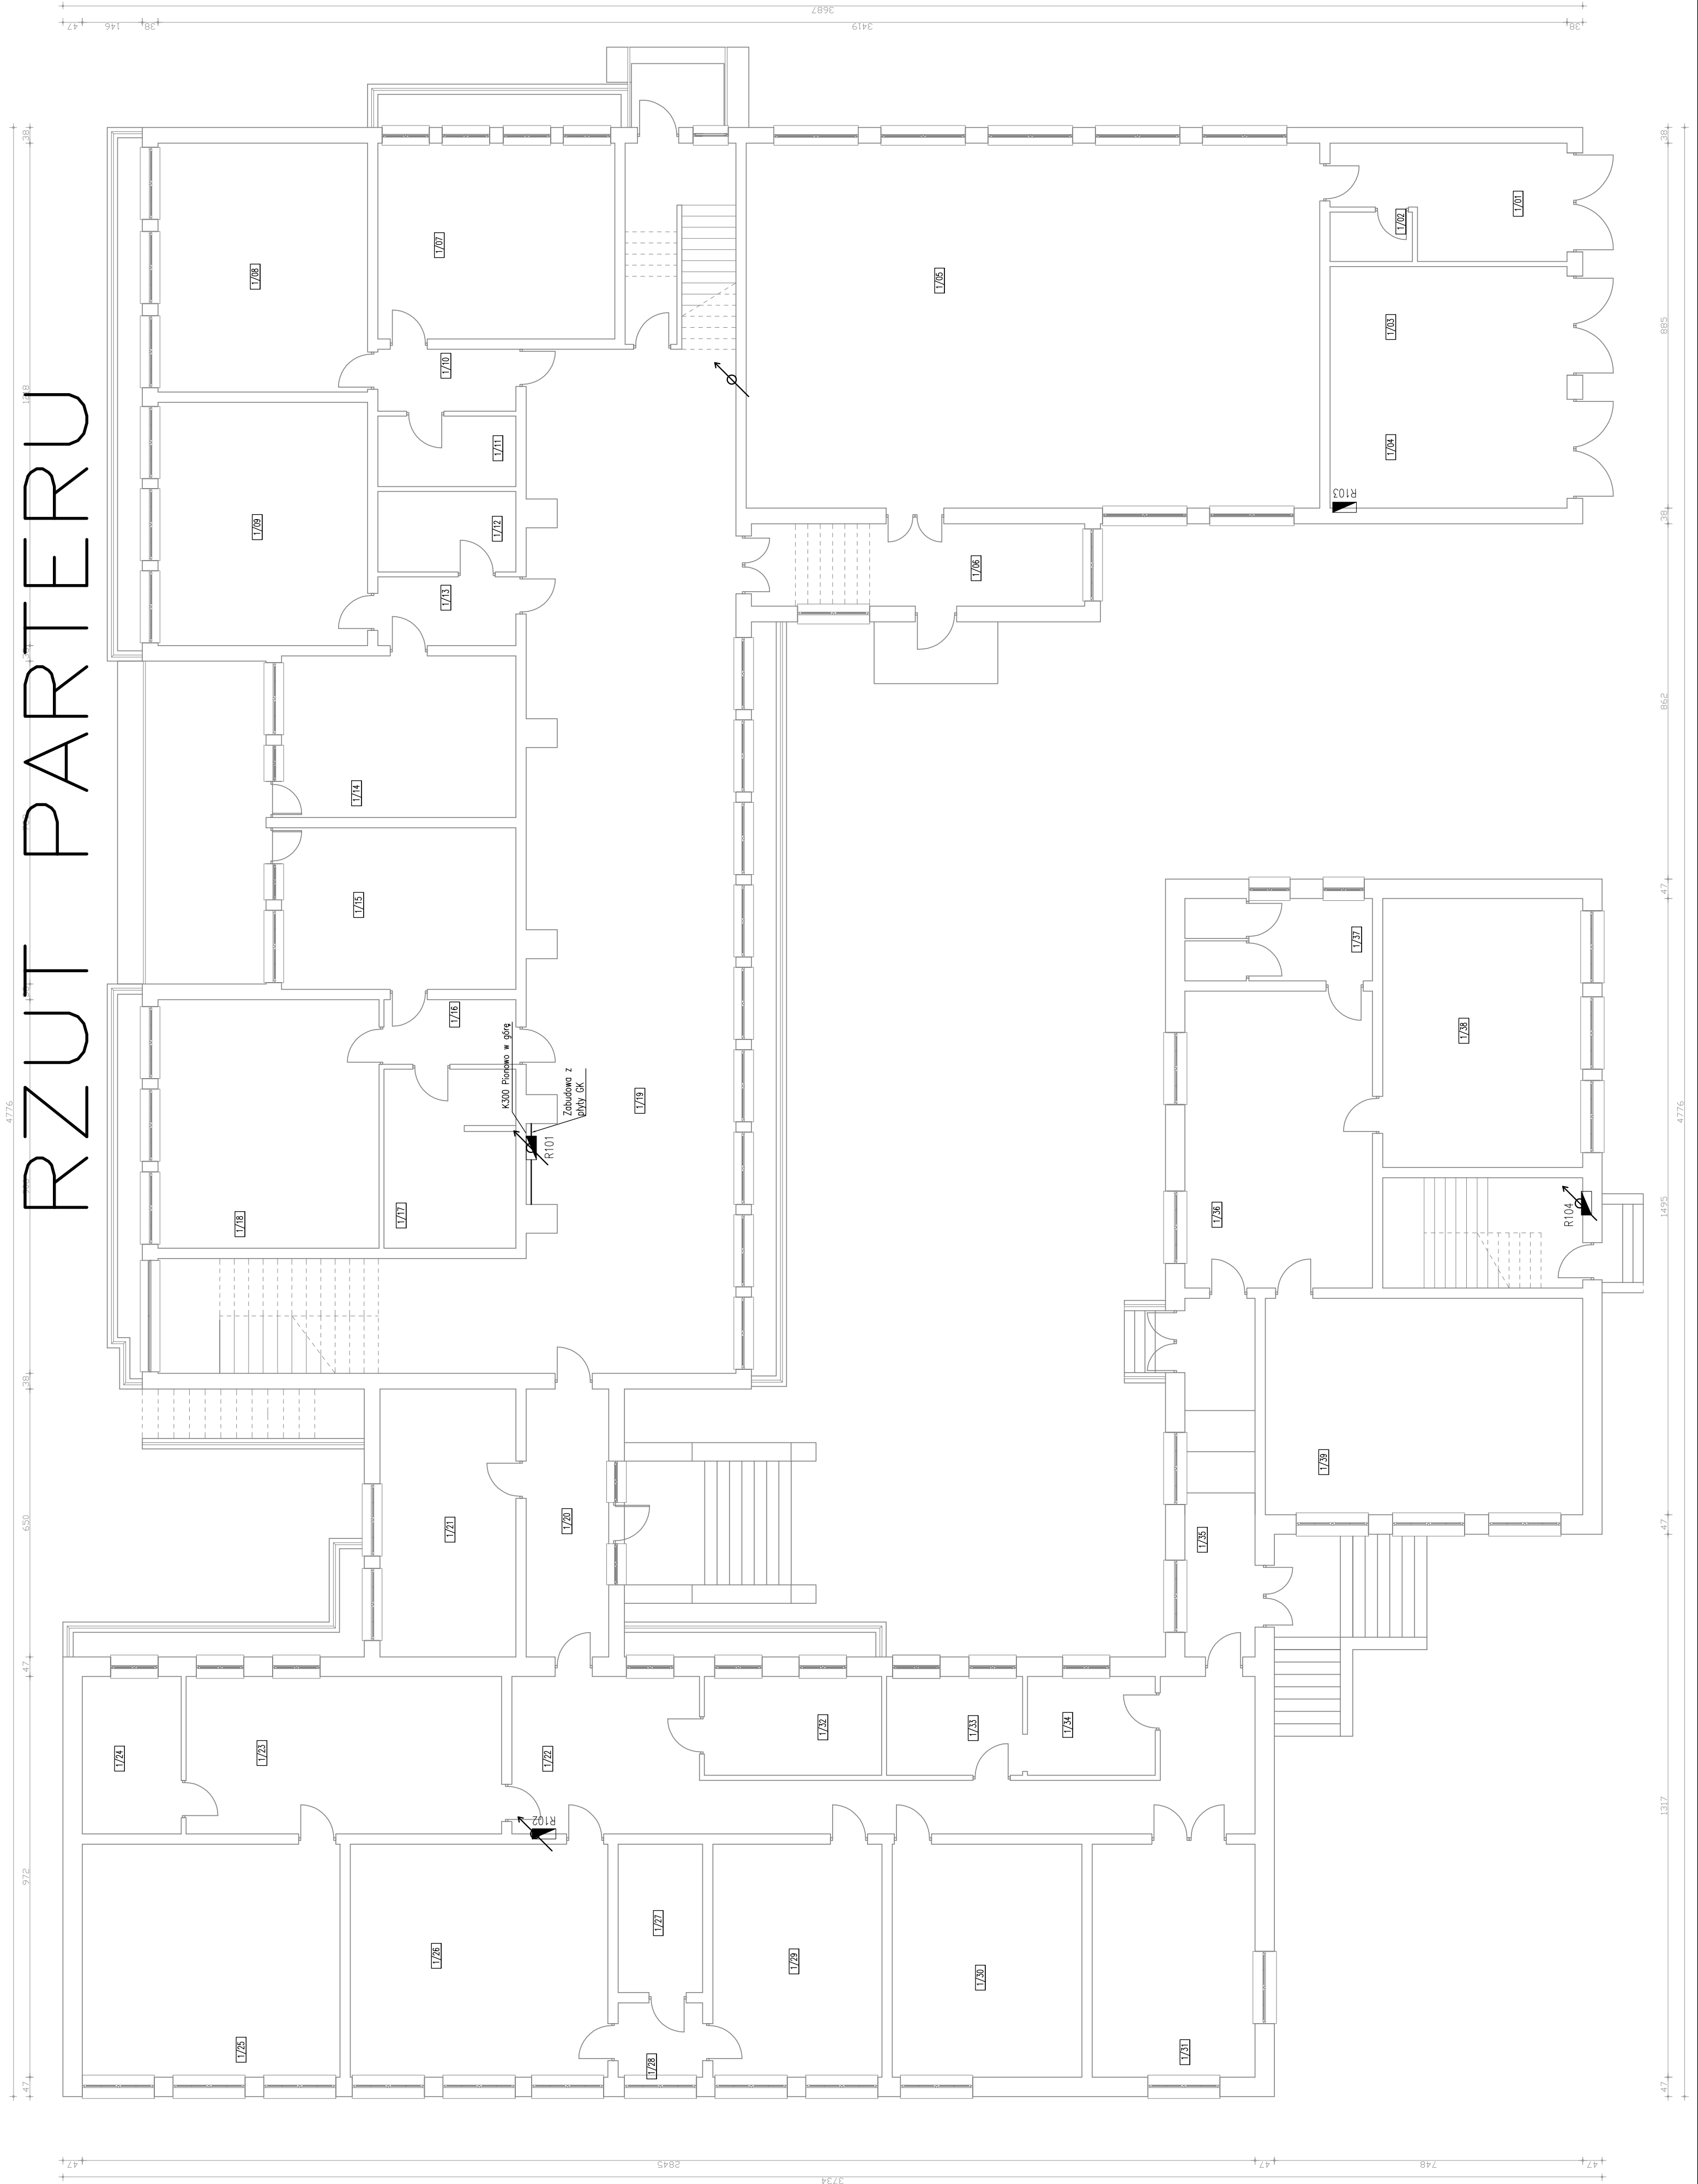

ZESTAWIENIE POMIESZCZEŃ				
NR	CHARAKTER	POM.	WYS.	LUX
1/01	Kontorek	13,70	h=4,0	Lx=300
1/02	WC	2,40	h=2,7	Lx=200
1/03	Sala zajęć	16,50	h=4,0	Lx=300
1/04	Sala zajęć	16,50	h=4,0	Lx=300
1/05	Sala gimnastyczna	123,15	h=4,0	Lx=300
1/06	Korytarz	10,44	h=4,0	Lx=100
1/07	Sala	27,31	h=2,7	Lx=300
1/08	Sala	30,68	h=2,7	Lx=300
1/09	Sala	30,00	h=2,7	Lx=300
1/10	Korytarz	5,03	h=2,7	Lx=100
1/11	WC	5,73	h=2,7	Lx=200
1/12	WC	5,55	h=2,7	Lx=200
1/13	Korytarz	5,55	h=2,7	Lx=150
1/14	Sala	22,29	h=2,7	Lx=300
1/15	Sala	22,29	h=2,7	Lx=300
1/16	Korytarz	5,01	h=2,7	Lx=100
1/17	WC	13,90	h=2,7	Lx=200
1/18	Sala	32,35	h=2,7	Lx=300
1/19	Korytarz	133,64	h=2,7	Lx=150
1/20	Korytarz	13,00	h=2,7	Lx=100
1/21	Szafnia	21,45	h=2,7	Lx=200
1/22	Korytarz	40,70	h=2,7	Lx=100
1/23	Sala	29,22	h=2,7	Lx=300
1/24	WC	9,17	h=2,7	Lx=200
1/25	Sala	35,31	h=2,7	Lx=300
1/26	Sala	35,31	h=2,7	Lx=300
1/27	WC	35,31	h=2,7	Lx=200
1/28	Korytarz	35,31	h=2,7	Lx=100
1/29	Sala	23,17	h=2,7	Lx=300
1/30	Sala	25,99	h=2,7	Lx=300
1/31	Sala	22,32	h=2,7	Lx=300
1/32	Pokój nauczycielski	10,32	h=2,7	Lx=500
1/33	PSYCHOLOG	7,92	h=2,7	Lx=500
1/34	Psycholog	7,44	h=2,7	Lx=500
1/35	Korytarz	14,79	h=2,7	Lx=100
1/36	Sala	32,76	h=3,2	Lx=300
1/37	WC	8,90	h=3,2	Lx=200
1/38	Kuchnia	31,65	h=3,2	Lx=500
1/39	Sala	40,43	h=3,2	Lx=500

LEGENDA:

Nazwa pomieszczenia (Nr kondygnacji / Nr pomieszczenia)
Przepust kablowy
Rozdzielnia elektryczna
Mocowanie trasy kablowej
Koryto kablowe ocynkowane gr. 1mm, szer. 100mm, wys. 50mm
Koryto kablowe ocynkowane gr. 1mm, szer. 200mm, wys. 50mm
Koryto kablowe ocynkowane gr. 1mm, szer. 300mm, wys. 50mm
Bednarka Fe/Zn 25x4

UWAGI:

- Przy wykonywaniu przejść przez stropy zastosować przepusty
- Po zakończeniu prac przepusty uszczelić

PROJECT PROJEKTOWANIE I KONSULTING ul. Kościelna 30/32, 63-400 Szamotuły tel. 71 79 85 85 e-mail: biuro@project.pl www.project.pl	NAZWA: I Przetworzenie instalacji elektrycznych w obiektach S.O.S.W. w Usłachach		DATA: 03.2015
	ADRES: OBIEKTU: Usłachach, ul. Kościelna 30/32, 63-400 Szamotuły, POWIAT SZAMOTULSKI, dz. nr 240.		NR ARCH.: PW 66014
TYTUŁ: RYS.: RZUT PARTERU		SKALA: 1:100	
OPRACOWAŁ: mgr inż. Marcin Delegacz		WYDAŁ: 01	
PROJEKTANT: mgr inż. Stanisław Modzianowski		NR ARCH.: 1/-	
SPRAWDZILI: mgr inż. Maciej Gosiński		NR RYS.: AX66-14-241	