

DECIEPLENIE PODDASZA  
- WEŁNA MINERALNA 20CM  
WG, DETALI SZCZEGÓŁOWYCH  
I OPISÓW (RYS. PRZEKROJÓW  
A1, A2, A3)

RZECZOZNAWCA DO SPRAW ZABEZPIECZŃ  
PRZECIWOPOŻAROWYCH  
mgr Kazimierz Borwiczewski  
NR UPR. 288/94

Gdańsk 21.09.2018  
miejscowość, data, podpis  
Zgodność projektu z wymaganiami  
ochrony przeciwpożarowej  
stwierdza  
bez uwag z uwagami

A3

Uzgodnione pod względem wymagań  
higienicznych i zdrowotnych  
bez zastrzeżeń / z zastrzeżeniami

Data 24.09.2018  
Lp. 32/2018


mgr inż. arch. Barbara Znyk  
rzecznik do spraw sanitarno-higienicznych  
w zakresie bez ograniczeń  
nr uprawnień NR 14-N/2010  
80-461 Gdańsk, ul. Starowa 15 A/5  
tel. 58 305 55 27 kom. 600 441 950

ŚCIANY PROJEKTOWANE W STYTYEMIE SUCHYM  
ZABUDOWY GK  
- PŁYTA GKB 1,25 /w pom. mokrych płyta  
wodoodporna/ 1,25mm  
- PŁYTA GKB 1,25 /w pom. mokrych płyta  
wodoodporna/ 1,25mm  
- profile stalowe UD  
75mm  
- wełna mineralna szklana rolowana 60mm  
- PŁYTA GKB 1,25 /w pom. mokrych płyta  
wodoodporna/ 1,25mm  
- PŁYTA GKB 1,25 /w pom. mokrych płyta  
wodoodporna/ 1,25mm  
razem: 125mm

Starosta Sztumski  
82-400 Sztum

Nazwa inwestycji	Zmiana sposobu użytkowania pomieszczeń III piętra budynku Wojewódzkiego Zespołu Szkół Policealnych w Sztumie			CONCEPTGROUP ARCHITEKCI ul. Chałmińska 106A; 86-300 Grudziądz tel. (56) 65-78-431 grupa.concept@gmail.com
Adres inwestycji	dz.nr 403/16 obręb II m. Sztum; ul. Reja 8, 82-400 Sztum			Data opracowania Sierpień 2016
Inwestor	Powiat Sztumski ul. Mickiewicza 31, 82-400 Sztum			Bransza ARCHITEKTURA
Nazwa Rysunku	STAN PROJEKTOWANY RZUT III PIĘTRA STAN PROJ.	Numer rysunku A.1	Skala 1:50, 1:1	Numer projektu 34/2016
FUNKCJA	IMIĘ I NAZWISKO	SPECJALNOŚĆ	NUMER UPRAWNIENI	PODPIS
Projektant	mgr inż. arch. Tomasz Porębny	Architektoniczna	KPOKK IA 06/2003 WRR-DT/7132/46/2002	
Sprzwdził	mgr inż. arch. Izabela Zwolicka	Architektoniczna	KPOIKK IA 09/2003	
Asystent Projektanta	tech. bud. Rafał Teresak			



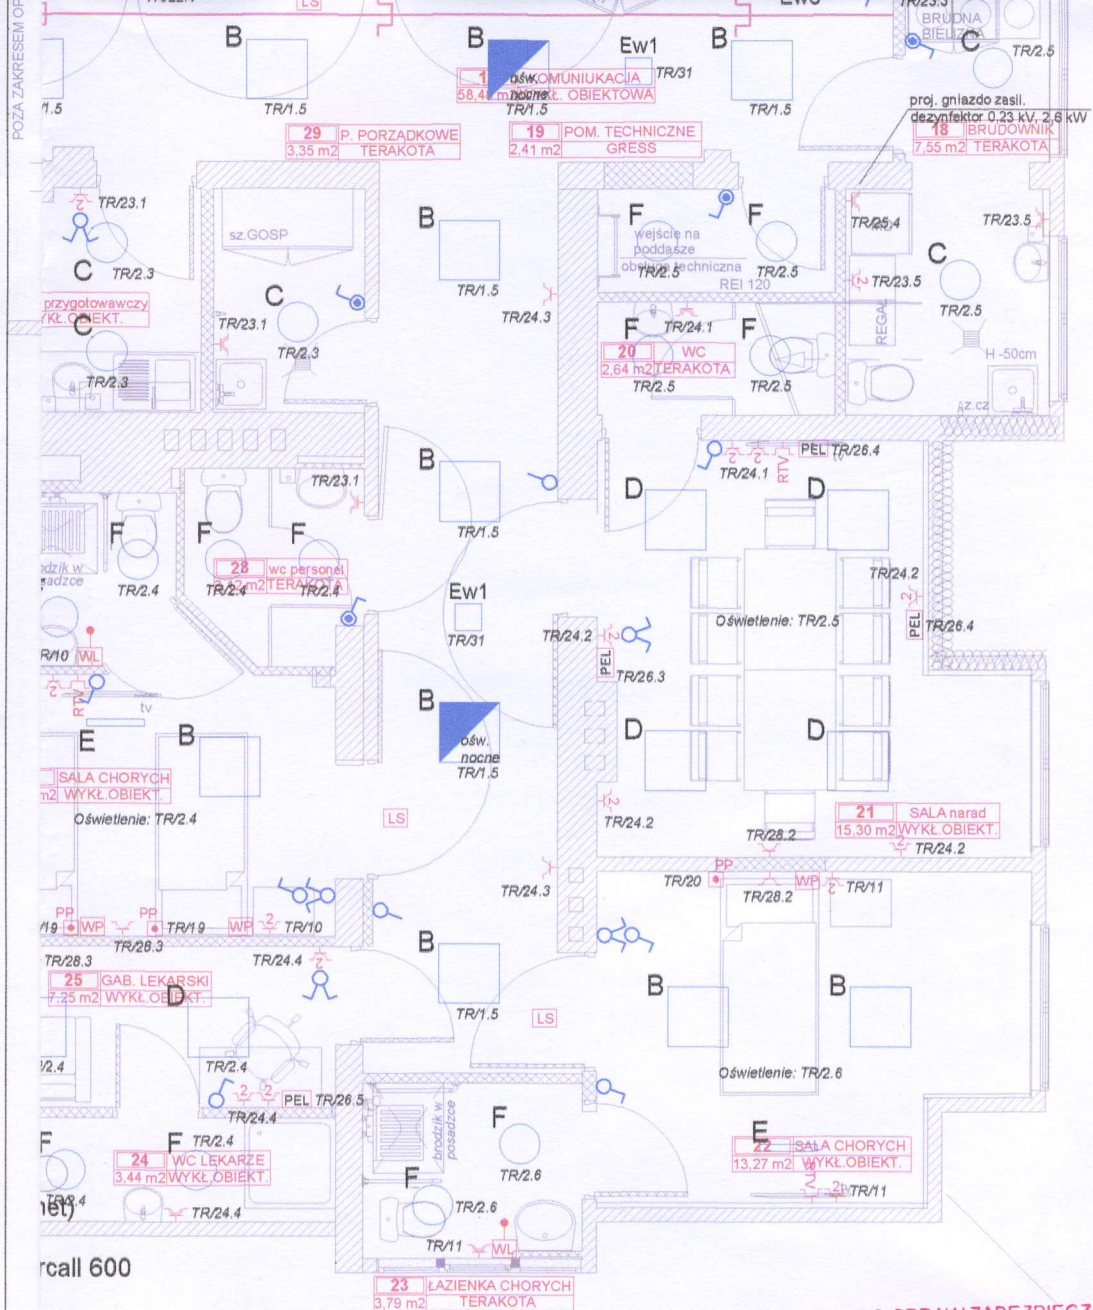

RZECZOZNAWCA DO SPRAW ZABEZPIECZN  
PRZECIWOŻAROWYCH  
mgr Kazimierz Boryczewski  
NR UPR. 288/94

*Łódź 21.02.2018*  
miejscowość, data, podpis  
Zgodność projektu z wymaganiami  
ochrony przeciwpożarowej  
stwierdzam

bez uwag

z uwagami

2,5 mm<sup>2</sup>,  
kabel RJ45

Starosta Sztumski  
82-400 Sztum

OBIEKT:

Zmiana sposobu użytkowania  
pomieszczeń III piętra budynku  
Wojewódzkiego Zespołu Szkół  
Policjalnych w Sztumie  
działka nr 403/16  
obręb II m. Sztum  
ul. Reja 8  
82-400 Sztum

TYTUŁ RYSUNKU

INSTALACJE ELEKTRYCZNE - RZUT III PIĘTRA

Funkcja	Imię i nazwisko	Nr uprawnień	Podpis	DATA:	NR/ILOŚĆ ARKUSZY:
Projektant:	mgr inż. Robert Łęgowski	KUP/0178/POOE/09	<i>[Signature]</i>	09.2018	1/1
Sprawdzający:	mgr inż. Adam Osiński	WAM/0064/PWOWE/11	<i>[Signature]</i>	SKALA RYSUNKU: 1:75	NR RYSUNKU: E1
				NUMER PROJEKTU:	149/18